



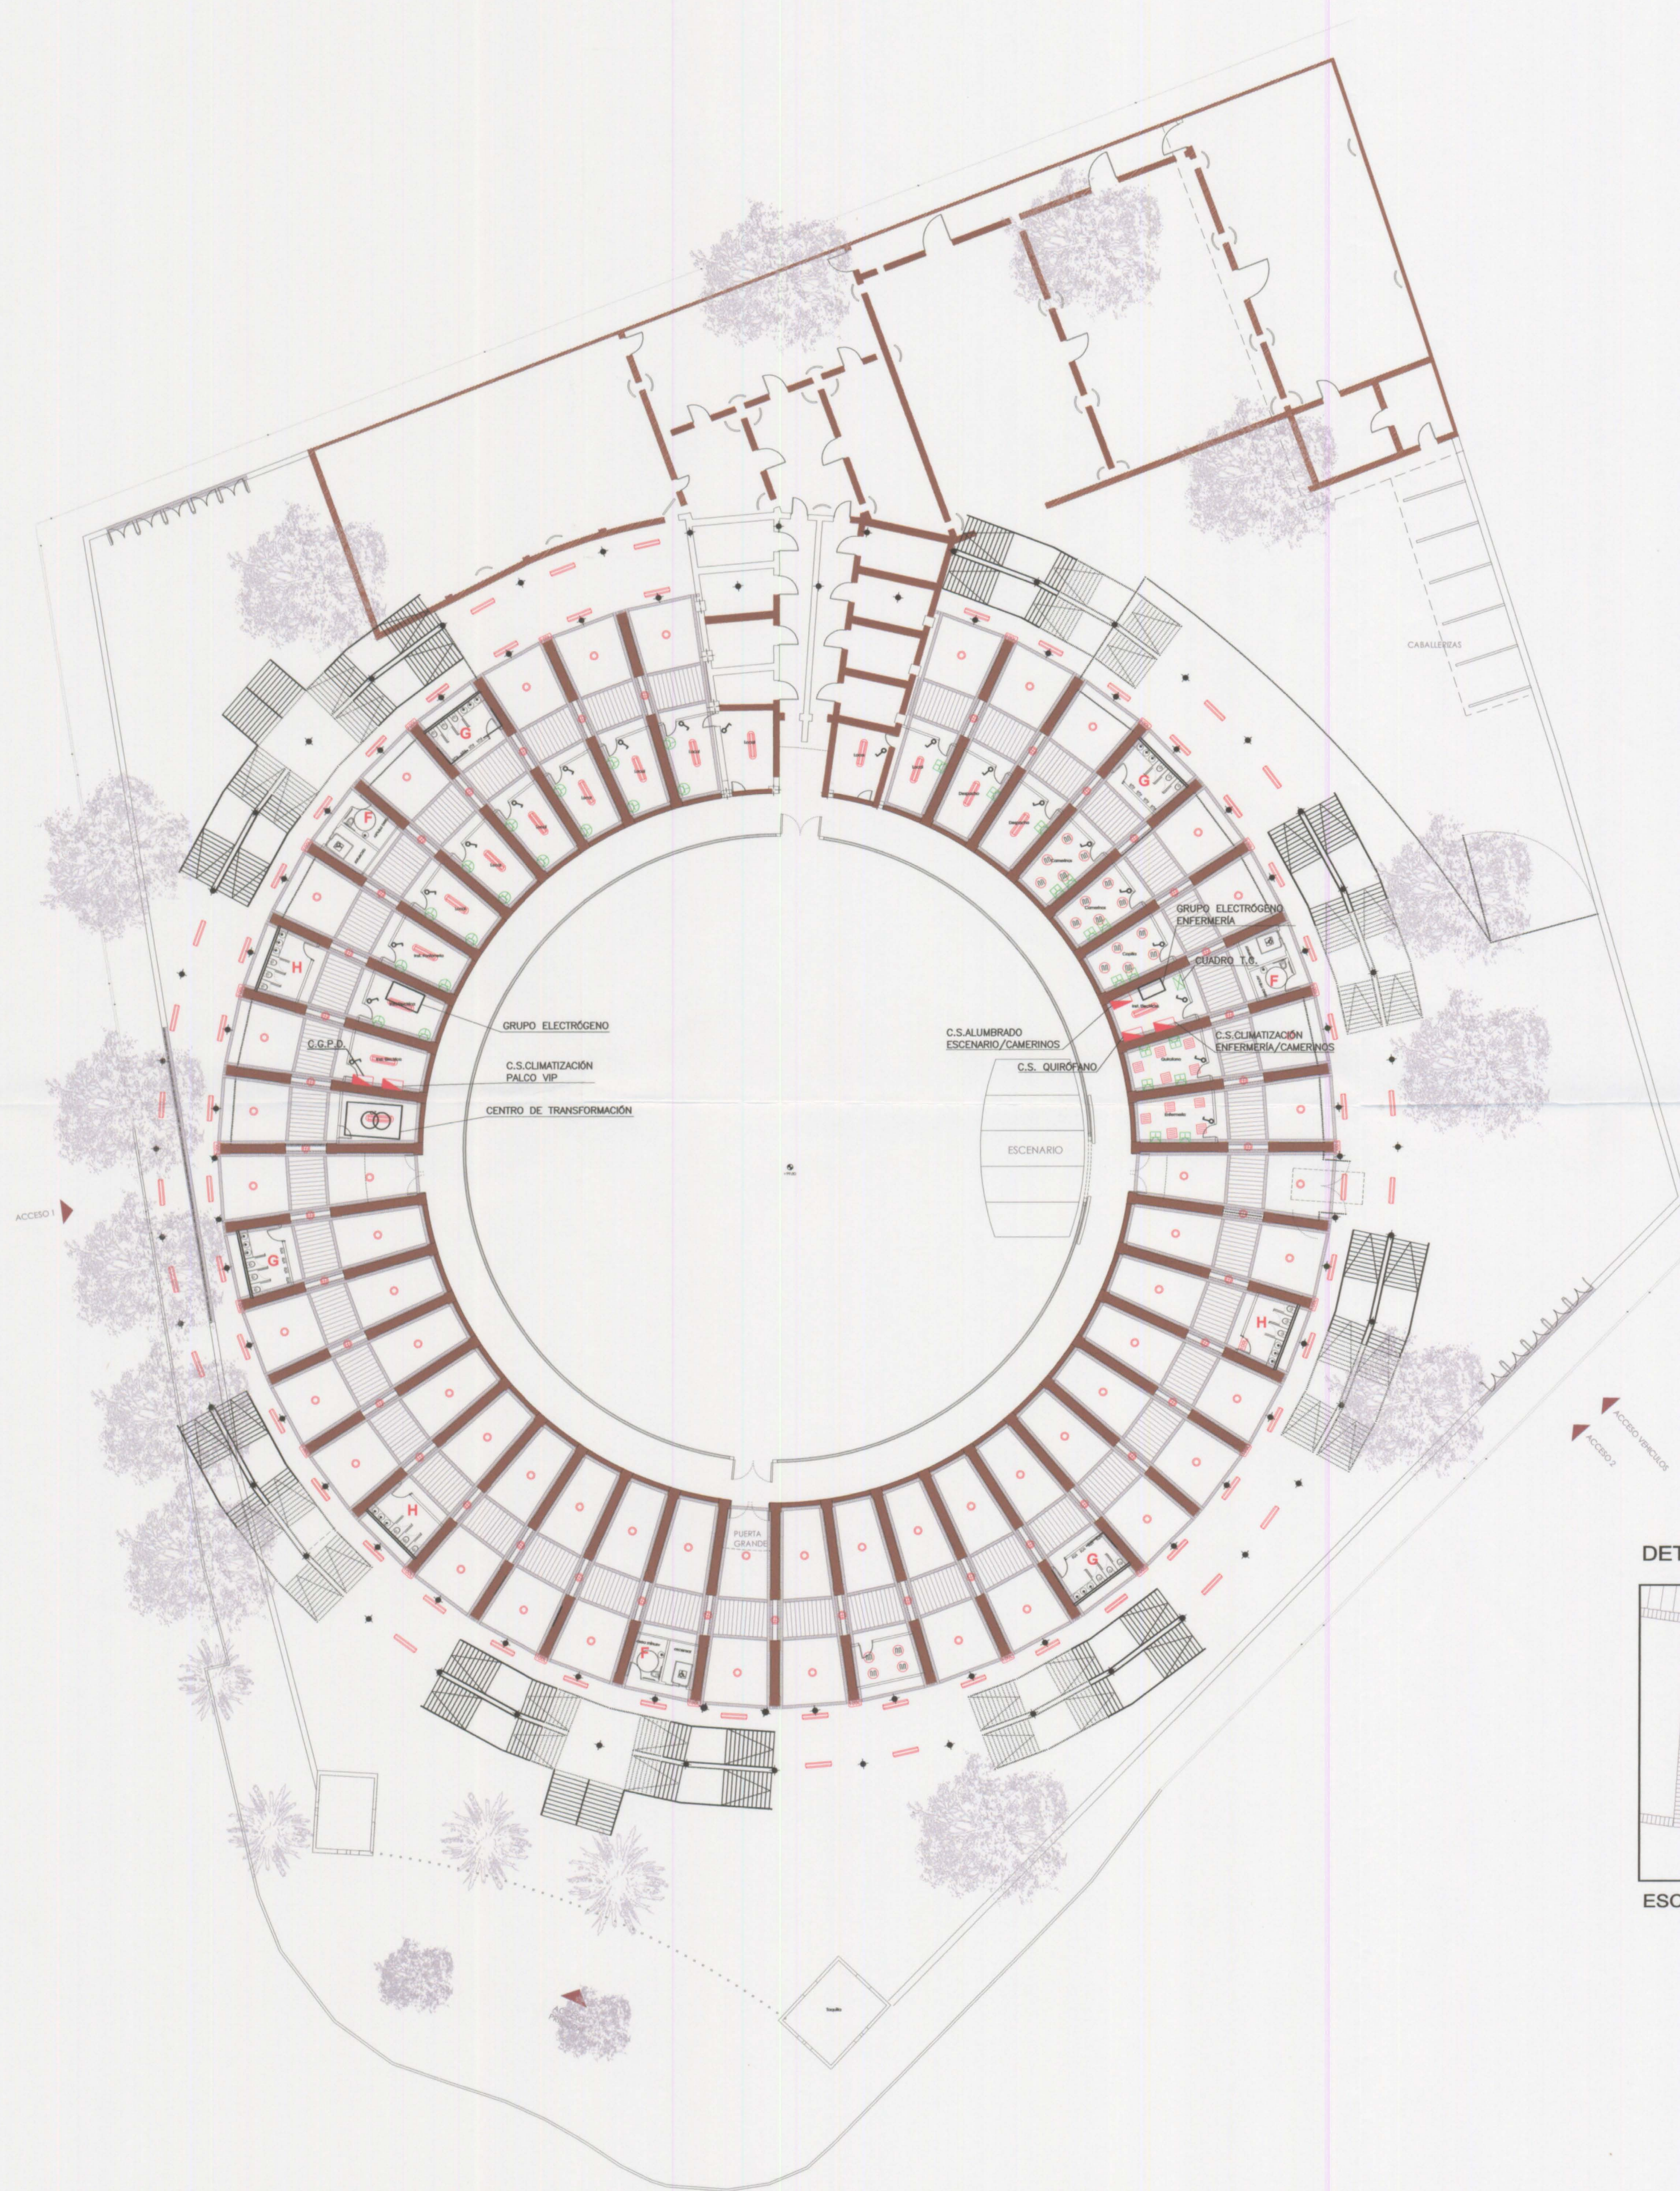


DETALLE ASEO TIPO F

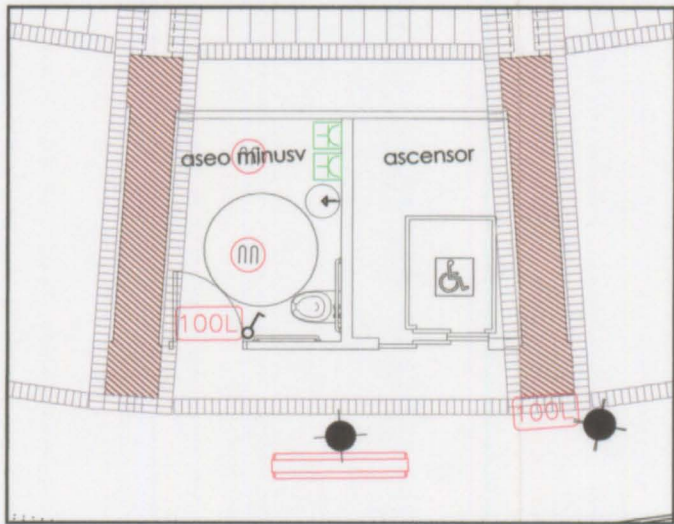


ESCALA 1:100

DETALLE ASEO TIPO G

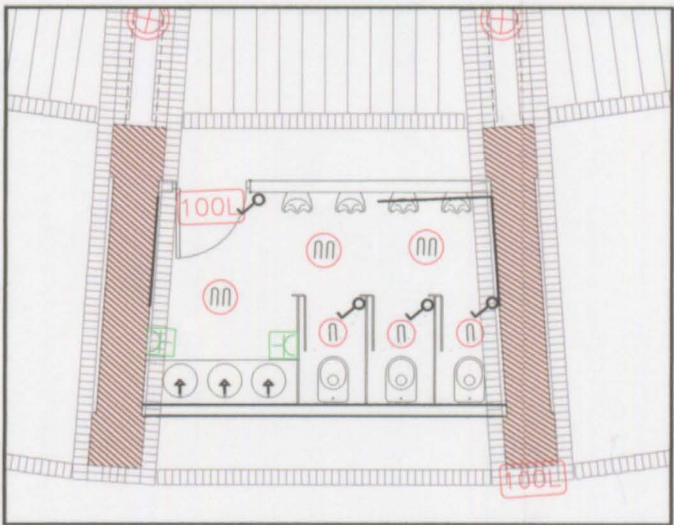

ESCALA 1:100

DETALLE ASEO TIPO H

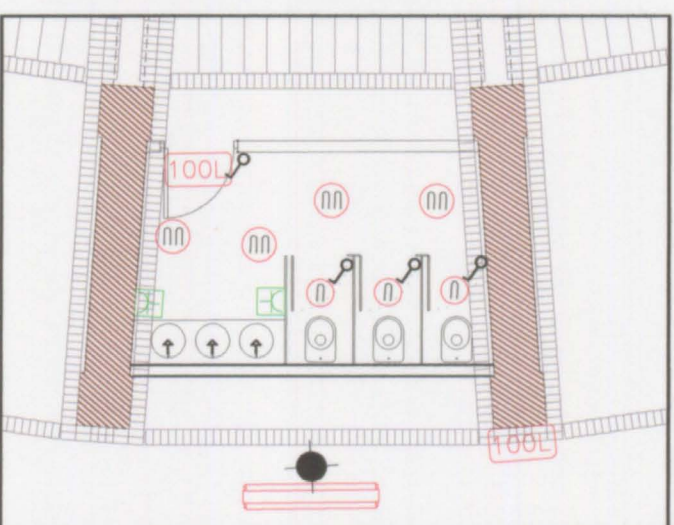

ESCALA 1:100

LEYENDA ELECTRICIDAD BAJA TENSION	
	CUADRO DE MANDO Y PROTECCION
	CUADRO DE TOMAS DE CORRIENTE
	PANTALLA FLUORESCENTE ESTANCA 2x36W Mod. TCW216 DE PHILIPS O EQUIVALENTE
	LUMINARIA FLUORESCENTE 2x36W MONTADA SOBRE CARRIL Mod.TTX 400 DE PHILIPS O EQUIVALENTE
	DOWNLIGHT EMPOTRADO FLUORESCENTE COMPACTO 2x18W Mod. FBS120 DE PHILIPS O EQUIVALENTE
	DOWNLIGHT EMPOTRADO FLUORESCENTE COMPACTO 1x18W Mod. FBS120 DE PHILIPS O EQUIVALENTE
	PROYECTOR EMPOTRABLE EN SUELO Mod. MBF504, LAMPARA DE DESCARGA COMPACTA 1X70W (Tc=3000 K) DE PHILIPS O EQUIVALENTE
	PROYECTOR EMPOTRABLE EN SUELO Mod. MBF504, LAMPARA DE DESCARGA COMPACTA 1X70W (Tc=4200 K) DE PHILIPS O EQUIVALENTE
	LUMINARIA ESTANCA PARA USO EN SALAS LIMPIAS FLUORESCENTE 4x18W Mod. TBS323 DE PHILIPS O EQUIVALENTE
	LUMINARIA DE EMERGENCIA 100 LM MOD. C3 DE LEGRAND O EQUIVALENTE
	INTERRUPTOR UNIPOLAR, Mod. UNICA DE EUNEA O EQUIVALENTE
	INTERRUPTOR CONMUTADO, Mod. UNICA DE EUNEA O EQUIVALENTE
	TOMA DE CORRIENTE SEGUR. INFANTIL 16 A -I+II, Mod. UNICA DE EUNEA O EQUIVALENTE
	TOMA DE CORRIENTE ESTANCA, 16 A - I+II, Mod. UNICA DE EUNEA O EQUIVALENTE

Fecha	Revisión
R05-10-03	
R05-11-30	
R05-12-23	

Modificación



Autores del proyecto :
Dr. Ing. Alberto Domingo Cabo
Dr. Ing. Carlos Lázaro
Dr. Ing. Salvador Monleón
Prof. Ing. Mamoru Kawaguchi
Coordinador del proyecto :
Arq. Antonio Vela

EXCM. AJUNTAMENT DE XATIVA

Título
PROYECTO DE REHABILITACION Y CUBRICION DE LA PLAZA DE TOROS DE XATIVA (VALENCIA)

Situación	
Xàtiva (VALENCIA)	
Código	Fecha
04IC071_Prbe	DICIEMBRE 2005
Plano	Plano N°
INSTALACIÓN ELÉCTRICA PLANTA BAJA	10.1