



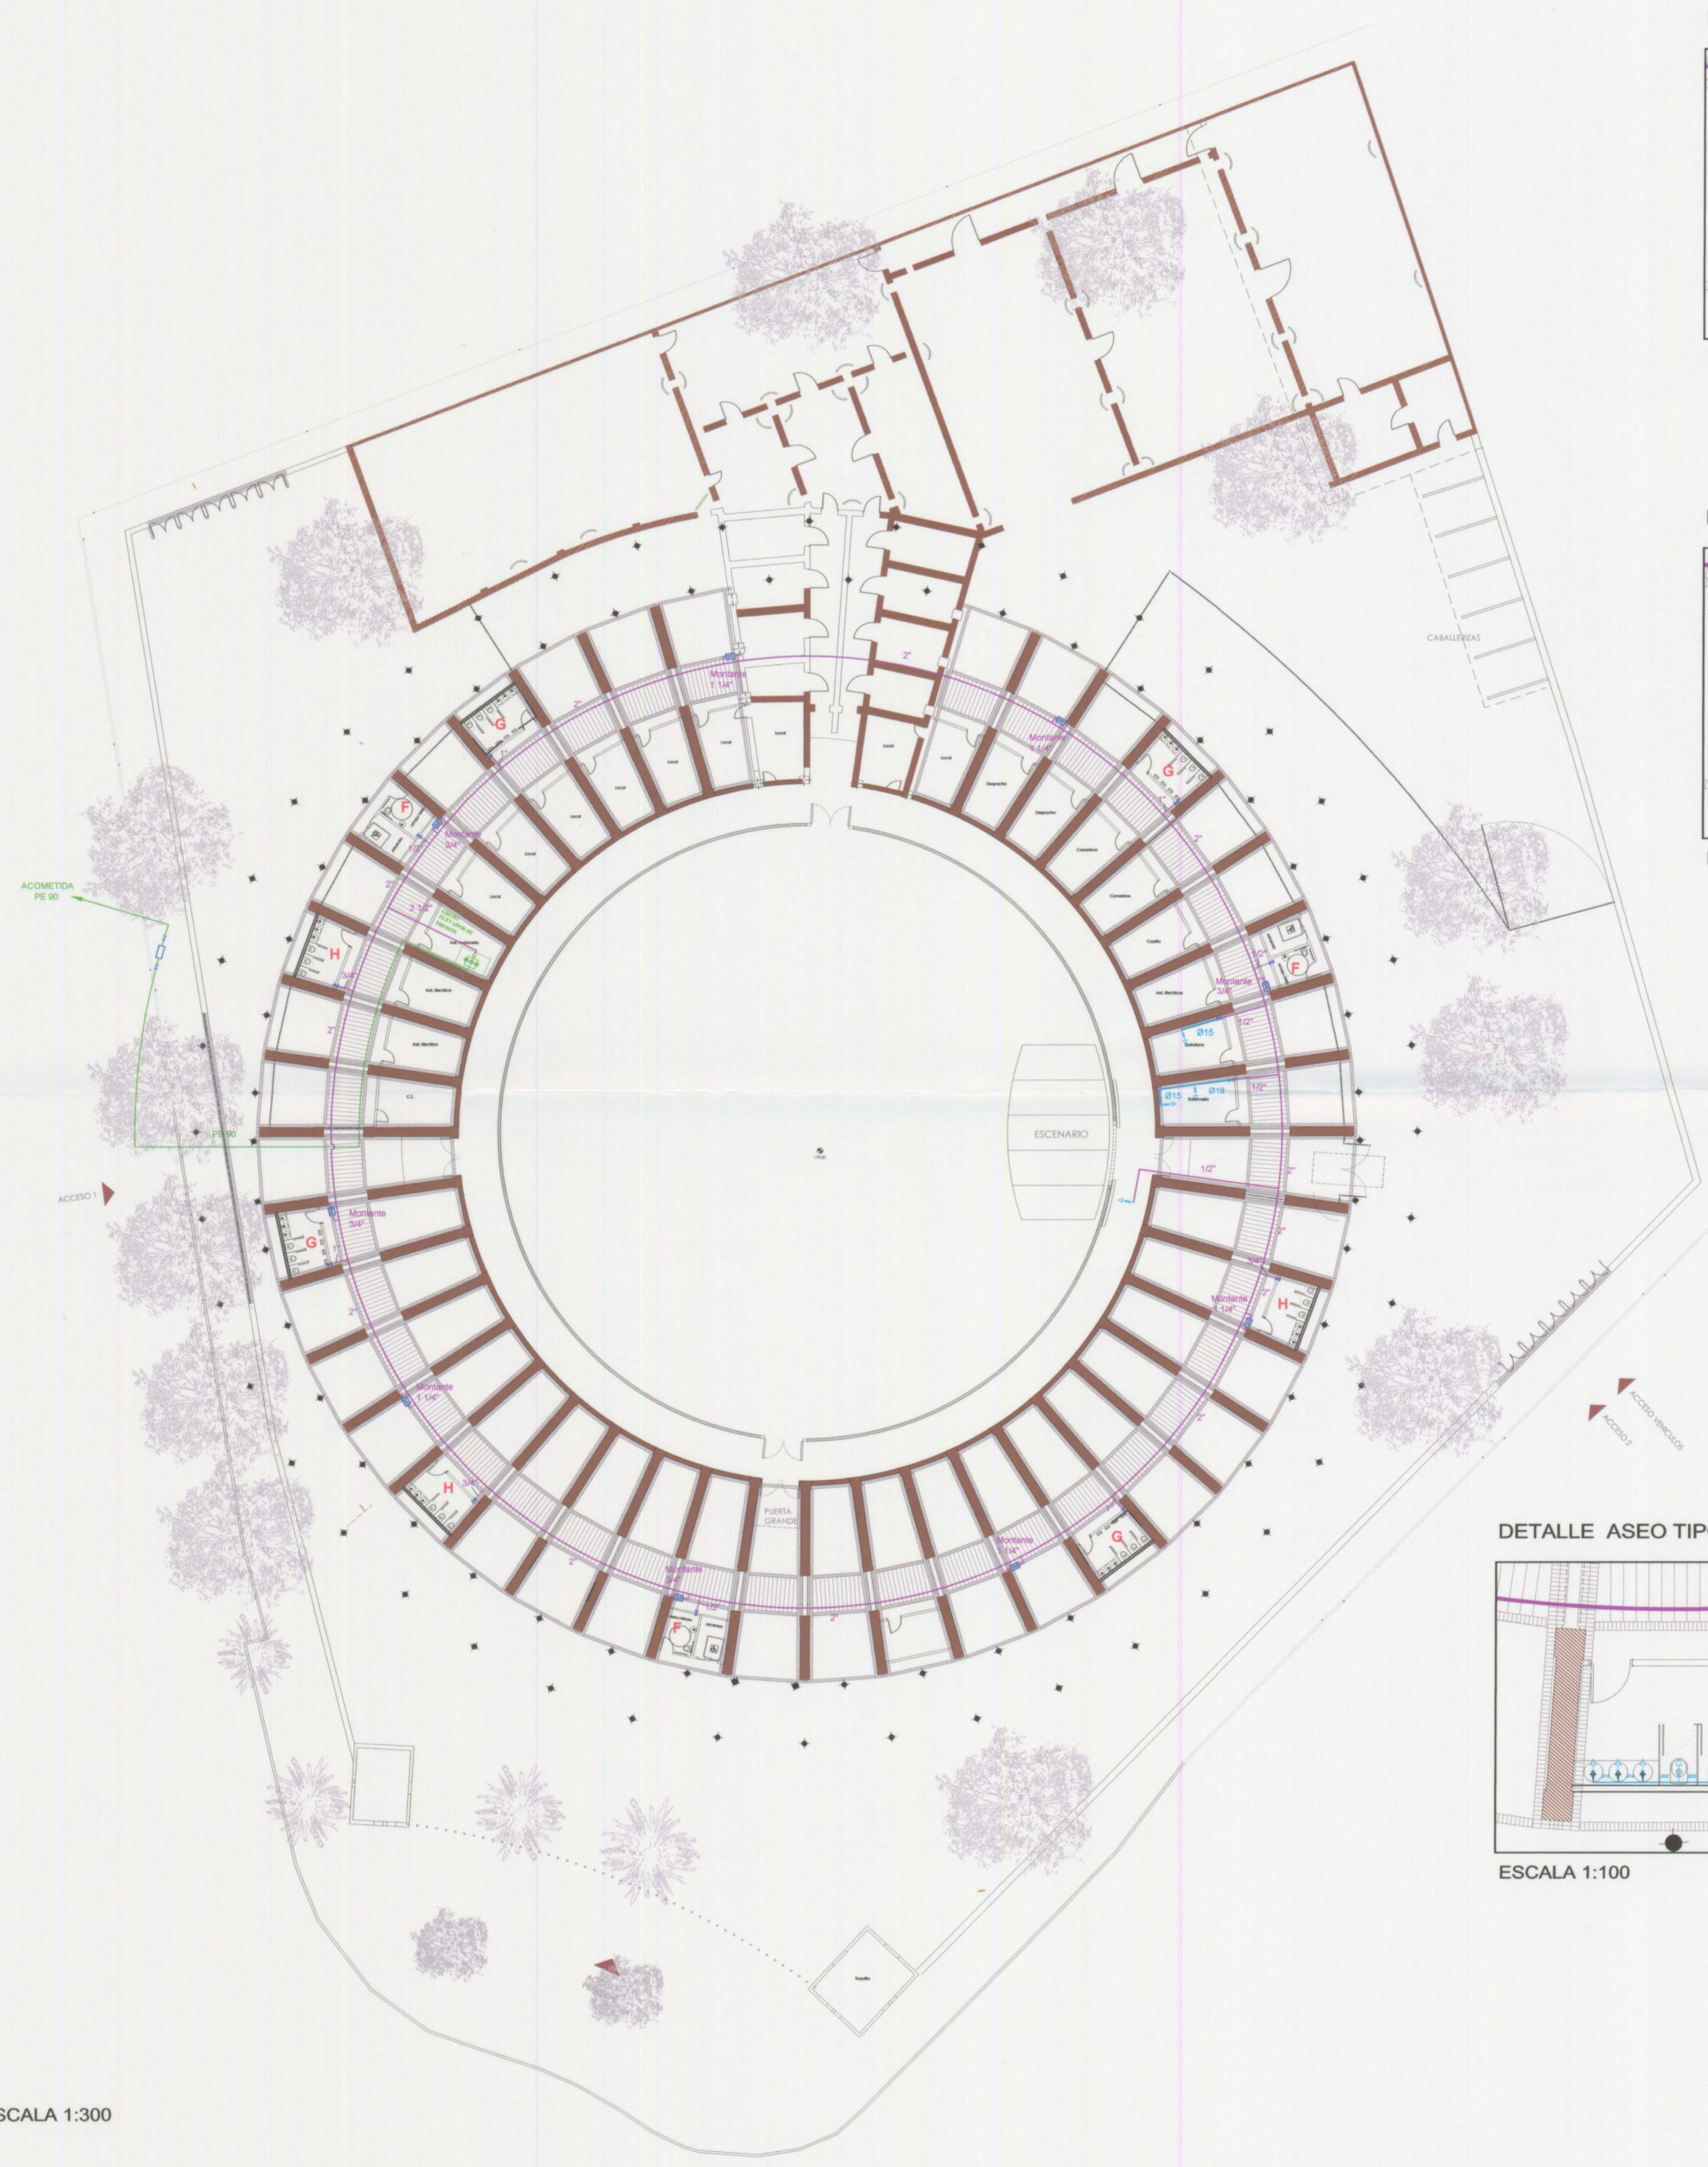


DETALLE ASEO TIPO F

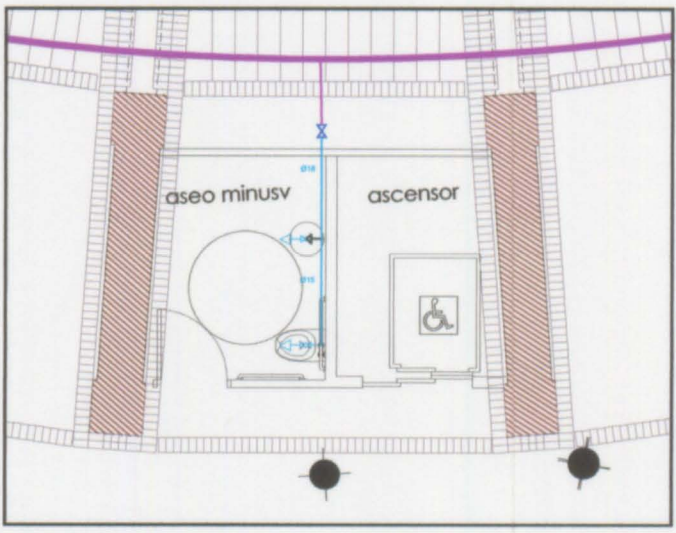


ESCALA 1:100

DETALLE ASEO TIPO G

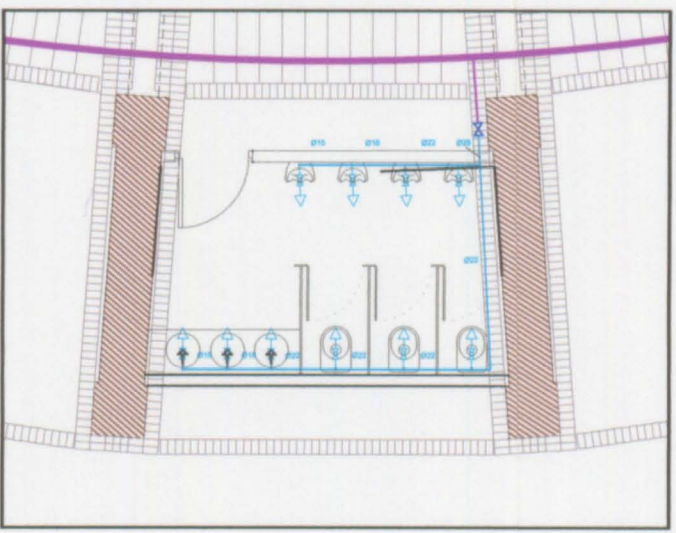

ESCALA 1:100

DETALLE ASEO TIPO H

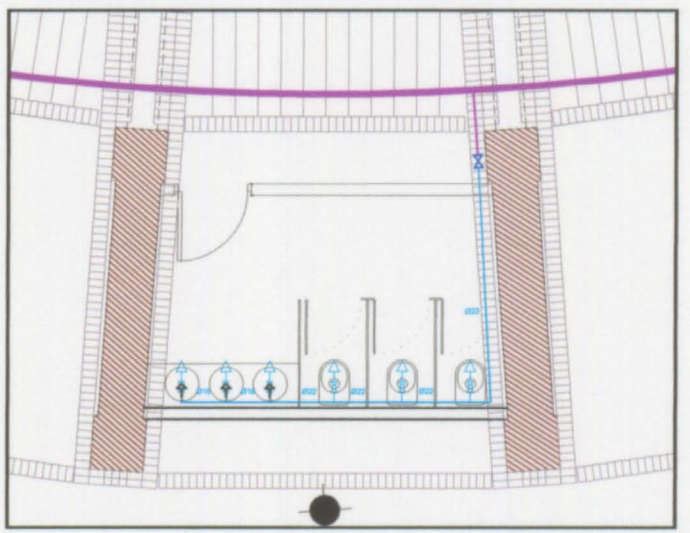

ESCALA 1:100

LEYENDA INSTALACIÓN FONTANERÍA	
	DERIVACIÓN AGUA FRÍA
	DERIVACIÓN AGUA CALIENTE
	MONTANTE AGUA FRÍA
	LLAVE DE CORTE
	RED AGUA FRÍA (Tubería de cobre)
	RED AGUA FRÍA (Tubería de acero galvanizado)
	RED AGUA FRÍA (Tubería de polietileno)
	RED AGUA CALIENTE (Tubería de cobre)
	ARQUETA CON LLAVE DE CORTE
	HORNACINA DE CONTADORES
	TERMO ELÉCTRICO

Fecha	Revisión	Modificación
R05-10-03		
R05-11-30		
R05-12-23		

ESCALA 1:300

INGENIEROS
C/ Sepia 10, 102 - 46022 VALENCIA - Tel: 963391180 Fax: 963815142

Autores del proyecto :
Dr. Ing. Alberto Domingo Cabo
Dr. Ing. Carlos Lázaro
Dr. Ing. Salvador Montleón
Prof. Ing. Mamoru Kawaguchi

Coordinador del proyecto :
Arq. Antonio Vela

EXCM. AJUNTAMENT DE XATIVA

Título

PROYECTO DE REHABILITACION Y CUBRICION DE LA PLAZA DE TOROS DE XATIVA (VALENCIA)

Situación

Xàtiva (VALENCIA)

Código

04IC071_Prbe

Fecha

DICIEMBRE 2005

Escala

VARIAS

Plano

Plano N°

INSTALACIÓN DE FONTANERÍA PLANTA BAJA

11.1