



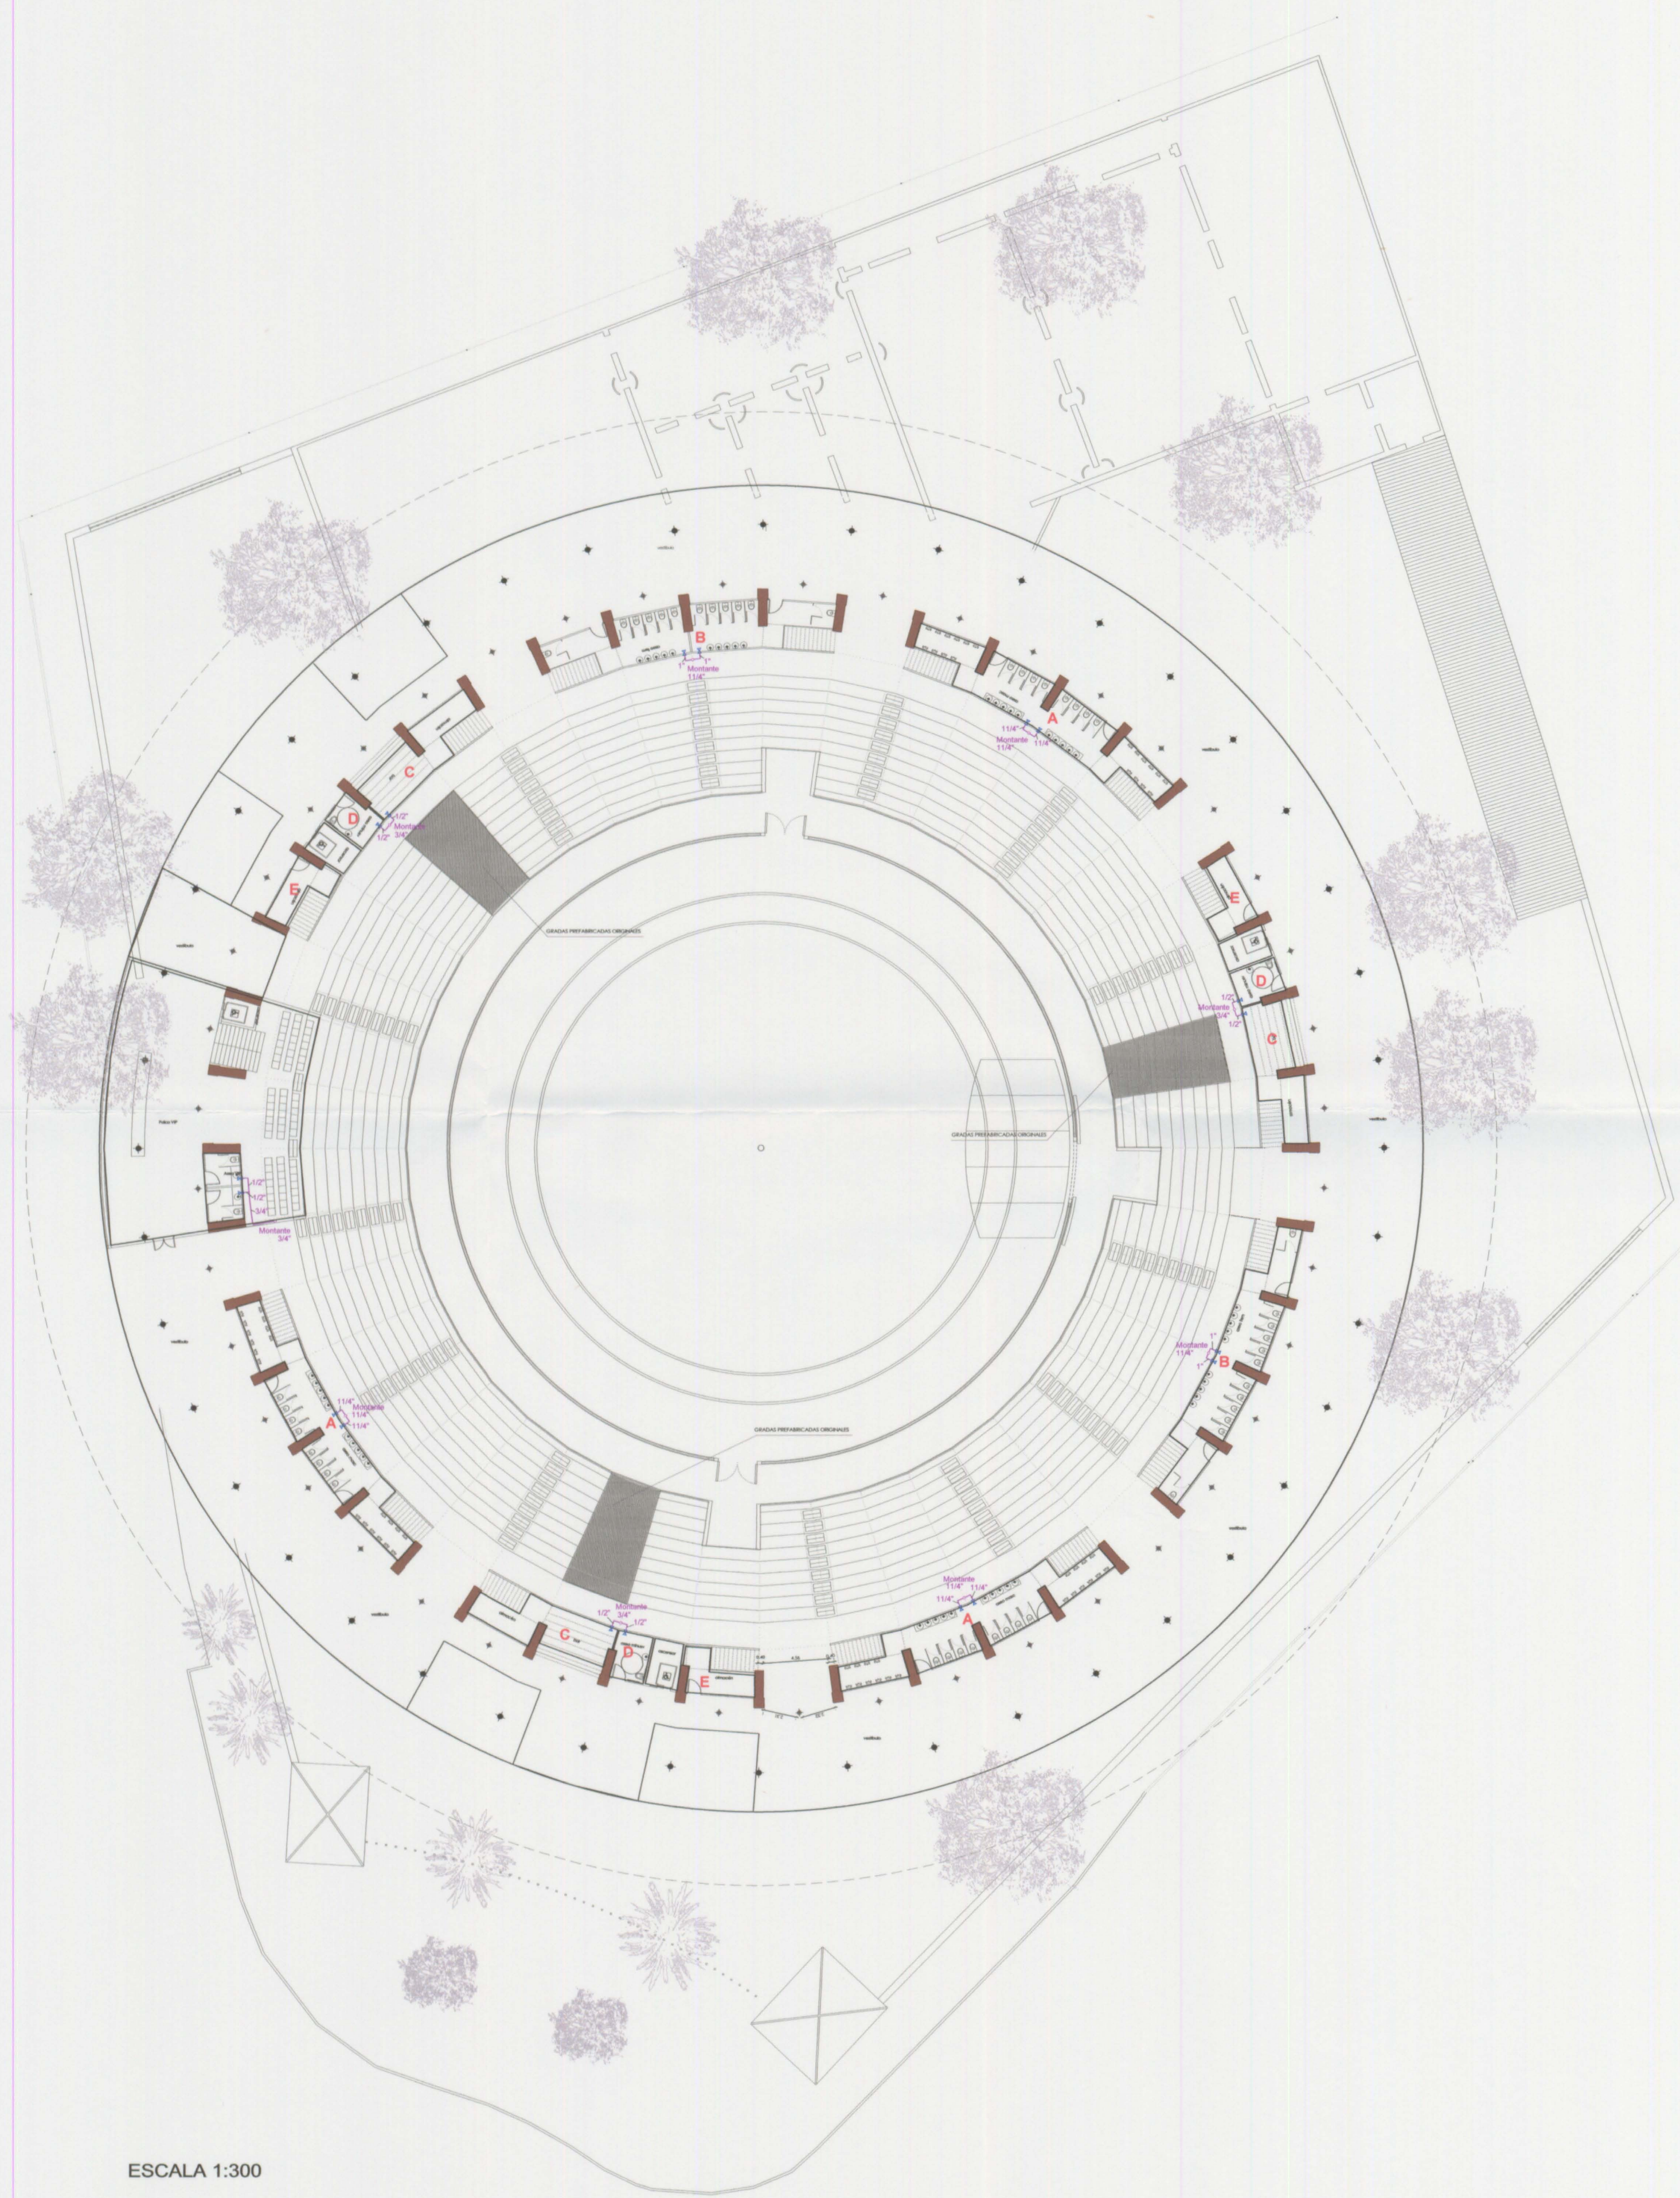


ESCALA 1:300

DETALLE ASEO TIPO A

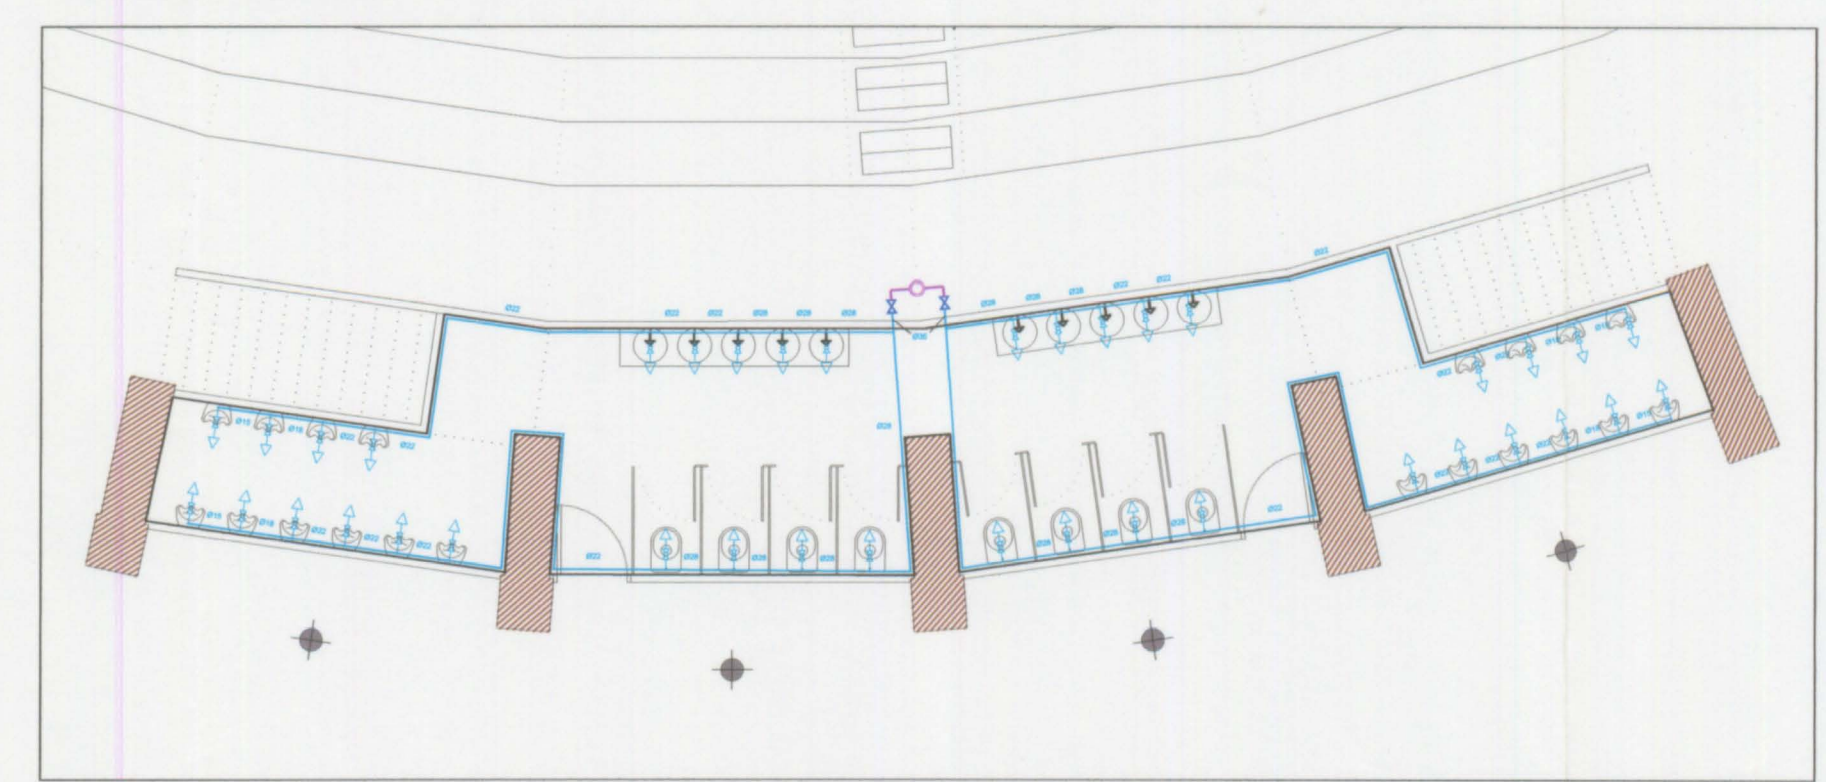

ESCALA 1:100


DETALLE ASEO TIPO B

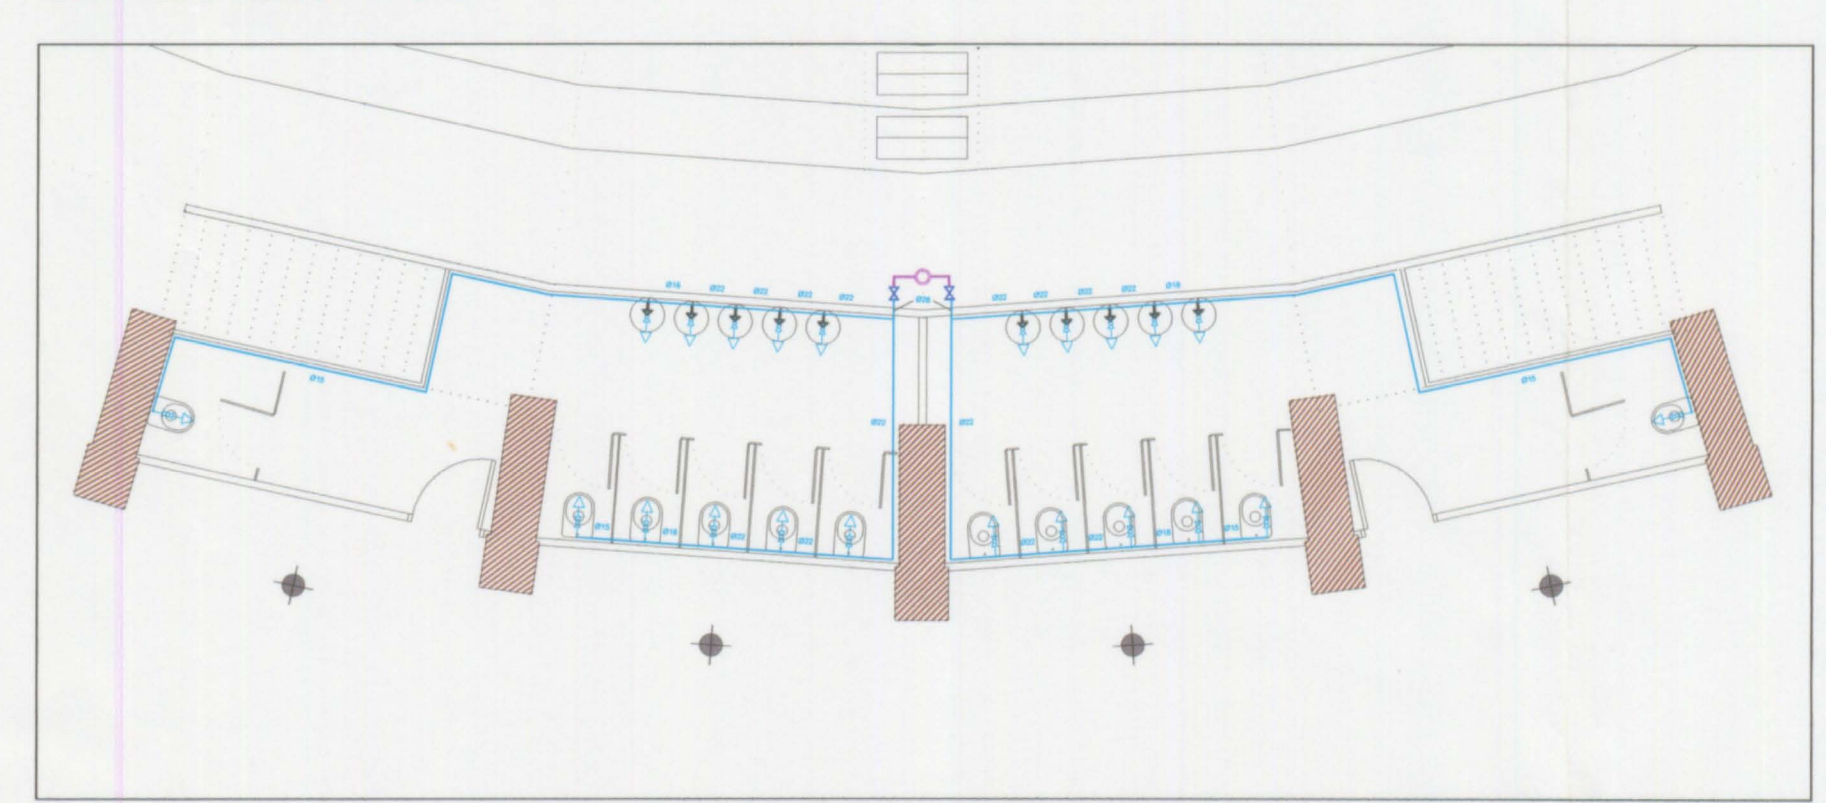

ESCALA 1:100


LEYENDA INSTALACIÓN FONTANERÍA	
	DERIVACIÓN AGUA FRÍA
	DERIVACIÓN AGUA CALIENTE
	MONTANTE AGUA FRÍA
	LLAVE DE CORTE
	RED AGUA FRÍA (Tubería de cobre)
	RED AGUA FRÍA (Tubería de acero galvanizado)
	RED AGUA FRÍA (Tubería de polietileno)
	RED AGUA CALIENTE (Tubería de cobre)
	ARQUETA CON LLAVE DE CORTE
	HORNACINA DE CONTADORES
	TERMO ELÉCTRICO

DETALLE BAR Y ASEO TIPO D

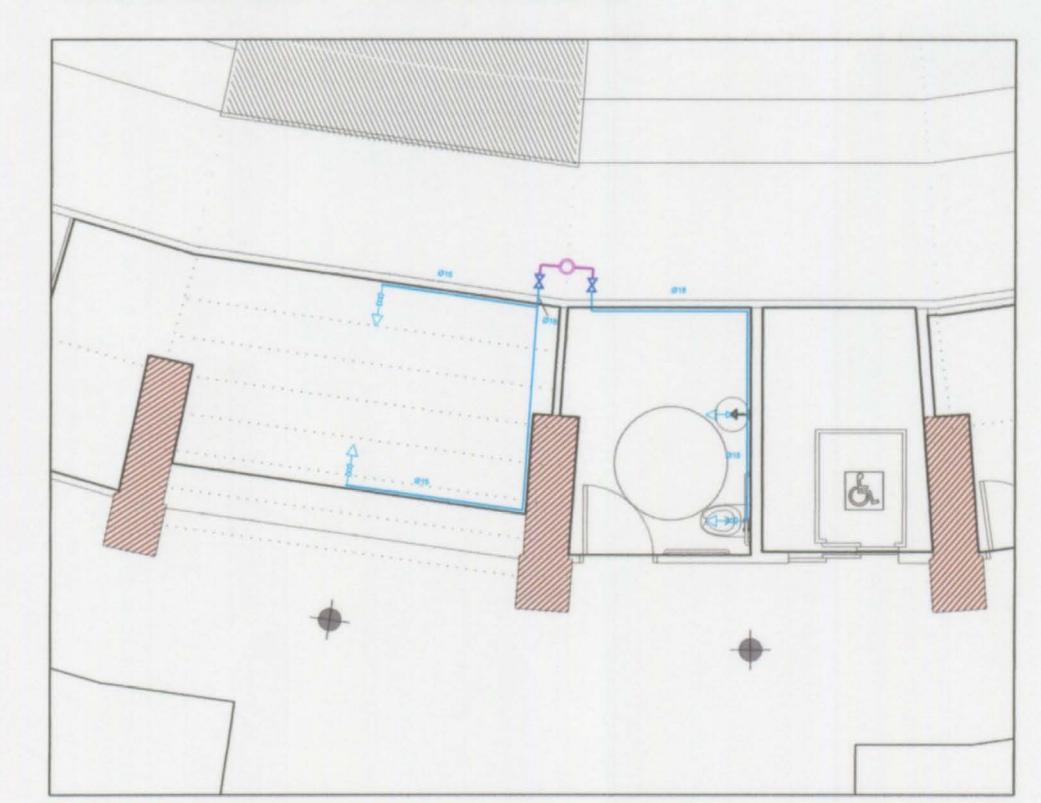

ESCALA 1:100

DETALLE ASEO VIP

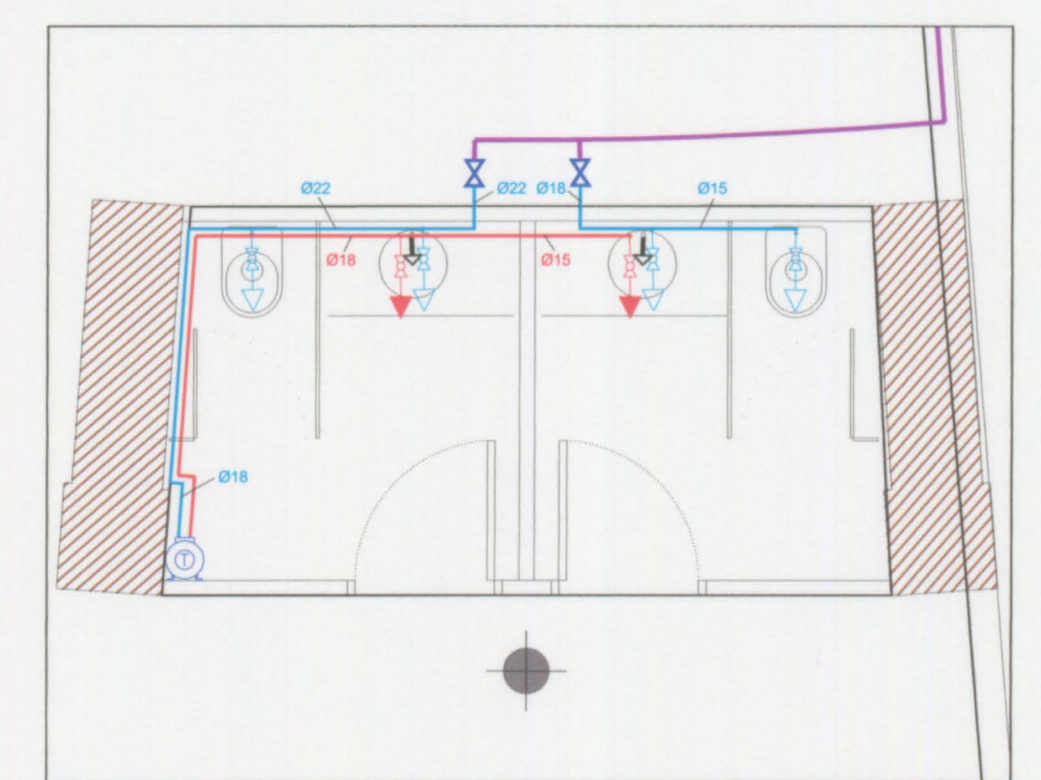

ESCALA 1:50

Fecha	Revisión	Modificación
ROS-10-03		
ROS-11-30		
ROS-12-23		

cmd
INGENIEROS

Llanera

Autores del proyecto :
Dr. Ing. Alberto Domingo Cabo
Dr. Ing. Carlos Lázaro
Dr. Ing. Salvador Monleón
Prof. Ing. Mamoru Kawaguchi

Coordinador del proyecto :
Arq. Antonio Vela

EXCM. AJUNTAMENT DE XATIVA

Título
PROYECTO DE REHABILITACION Y CUBRICION DE LA PLAZA DE TOROS DE XATIVA (VALENCIA)

Situación
Xàtiva (VALENCIA)

Código
04IC071_Prbe

Fecha
DICIEMBRE 2005

Escala
VARIAS

Plano
Plano N°

INSTALACIÓN DE FONTANERÍA PLANTA INTERMEDIA

11.2