





ESCALA 1:300

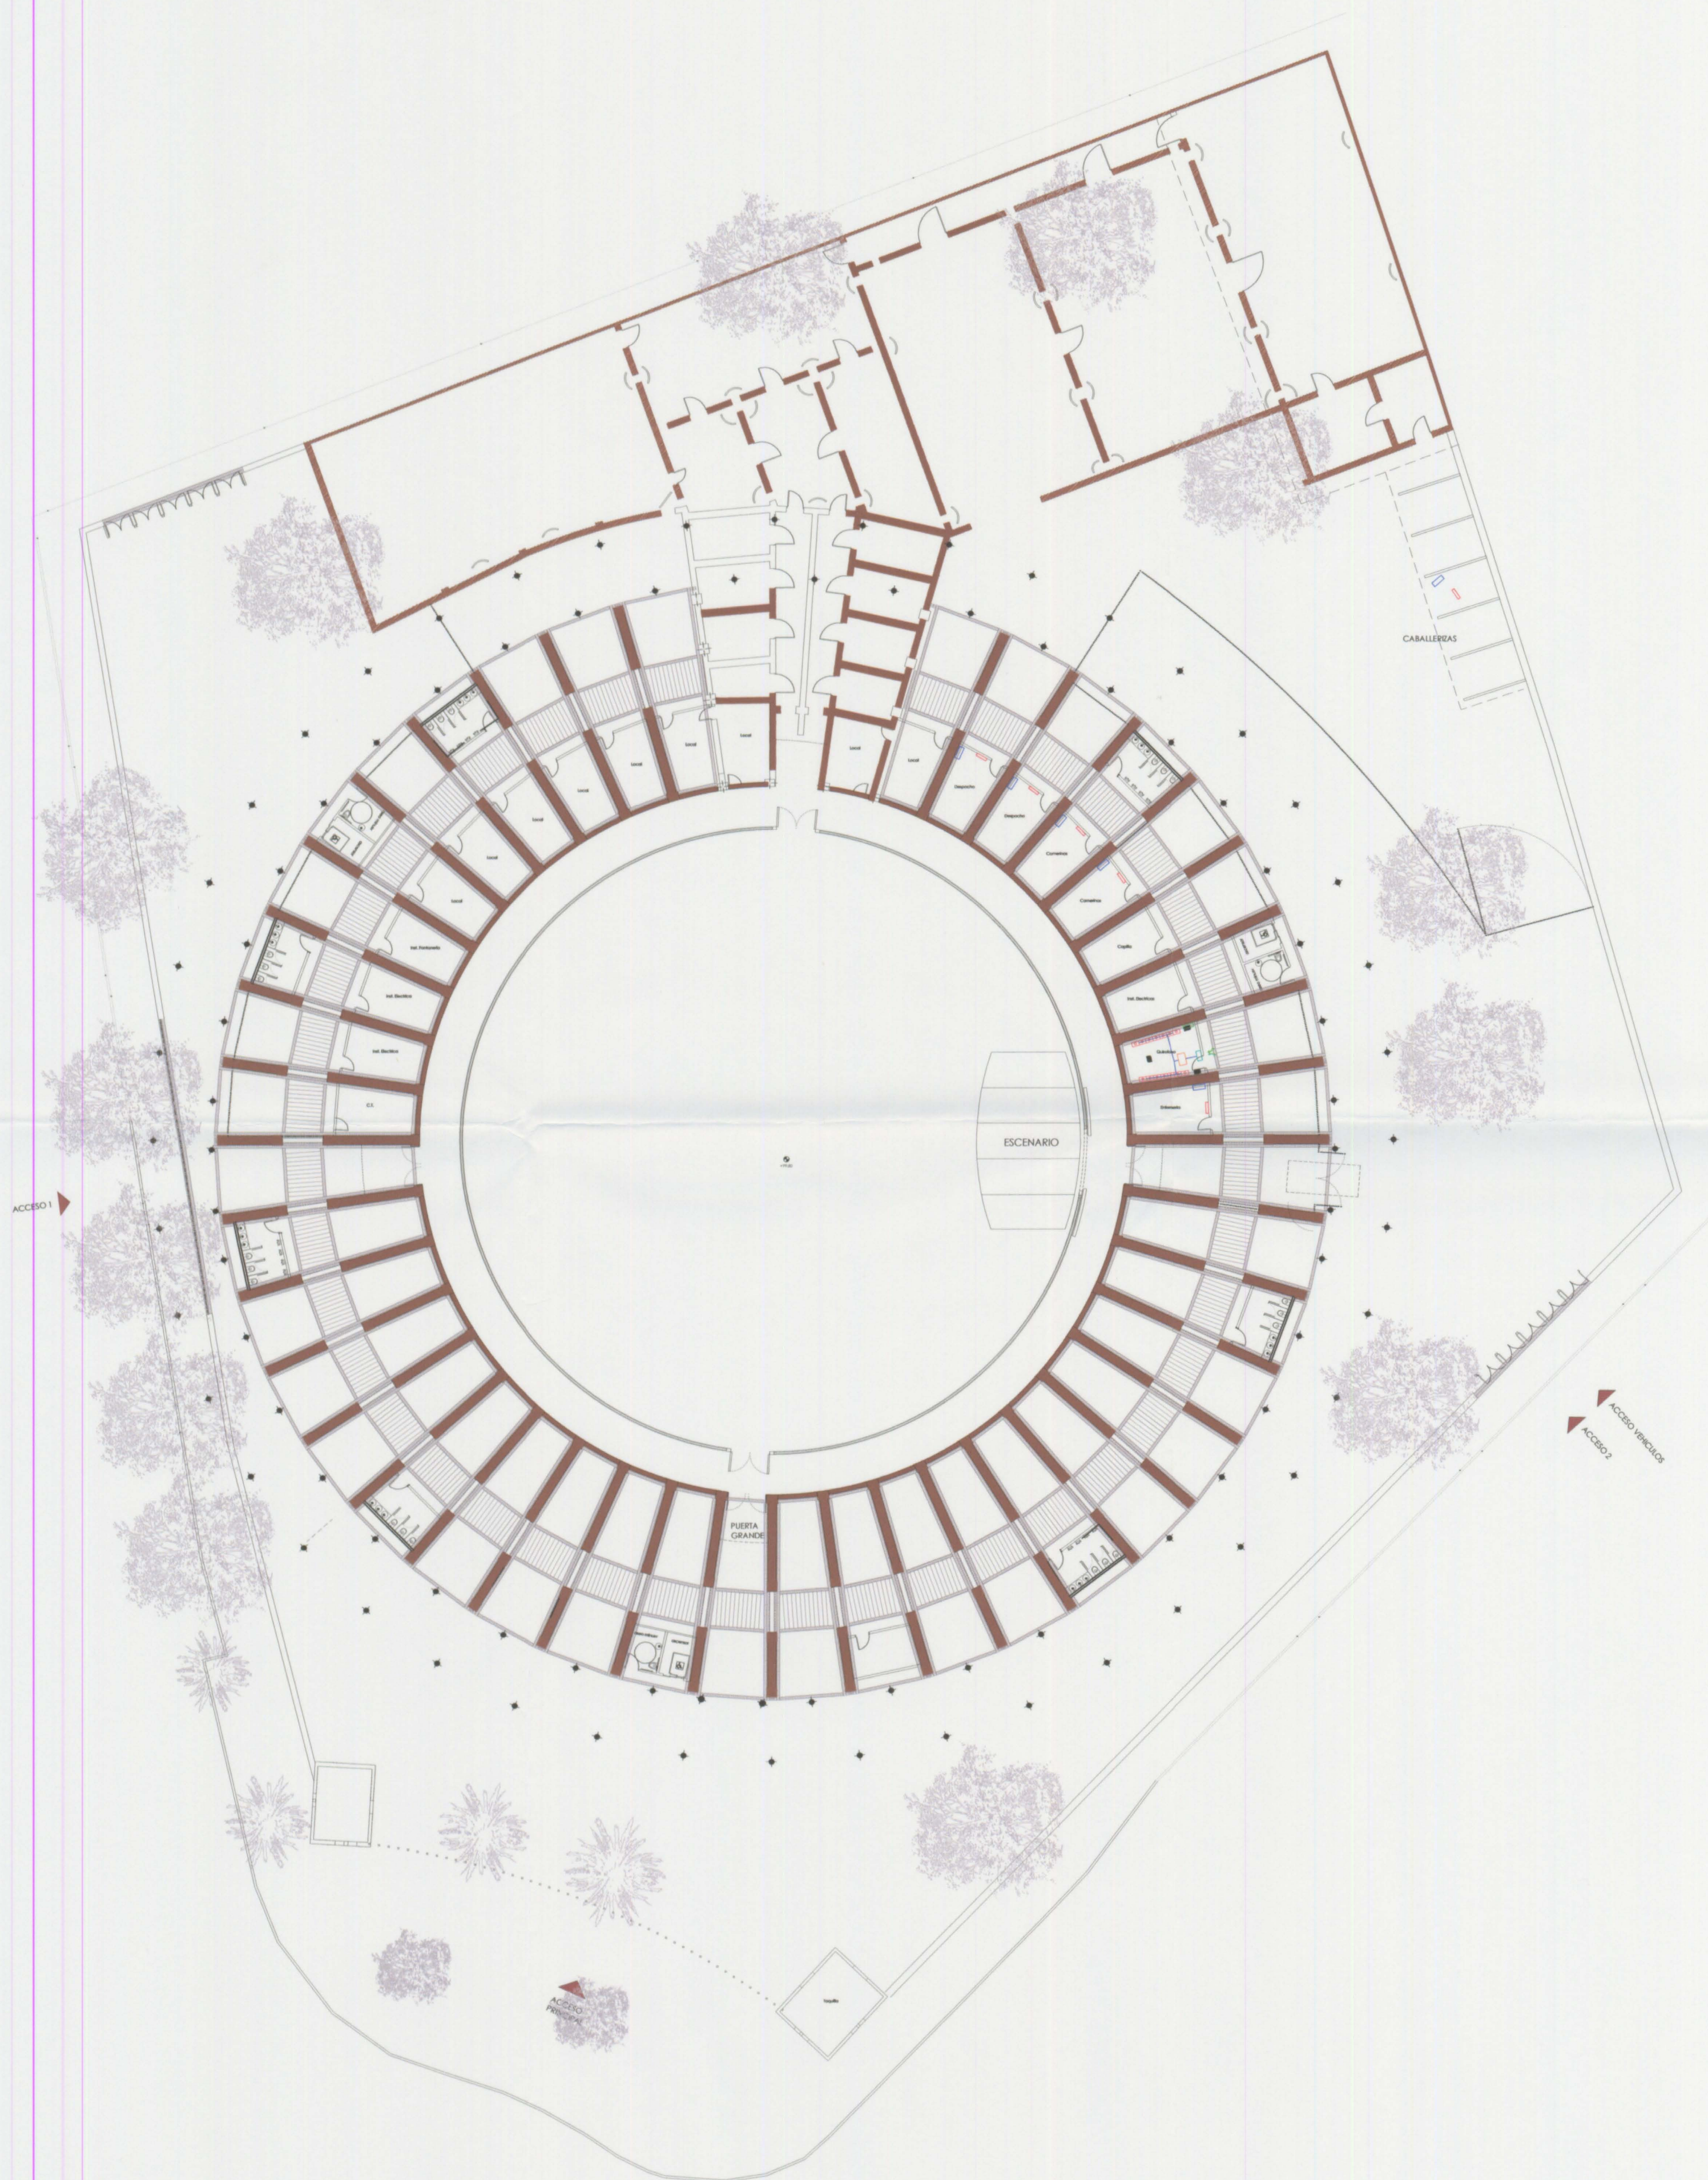

ESCALA 1:100

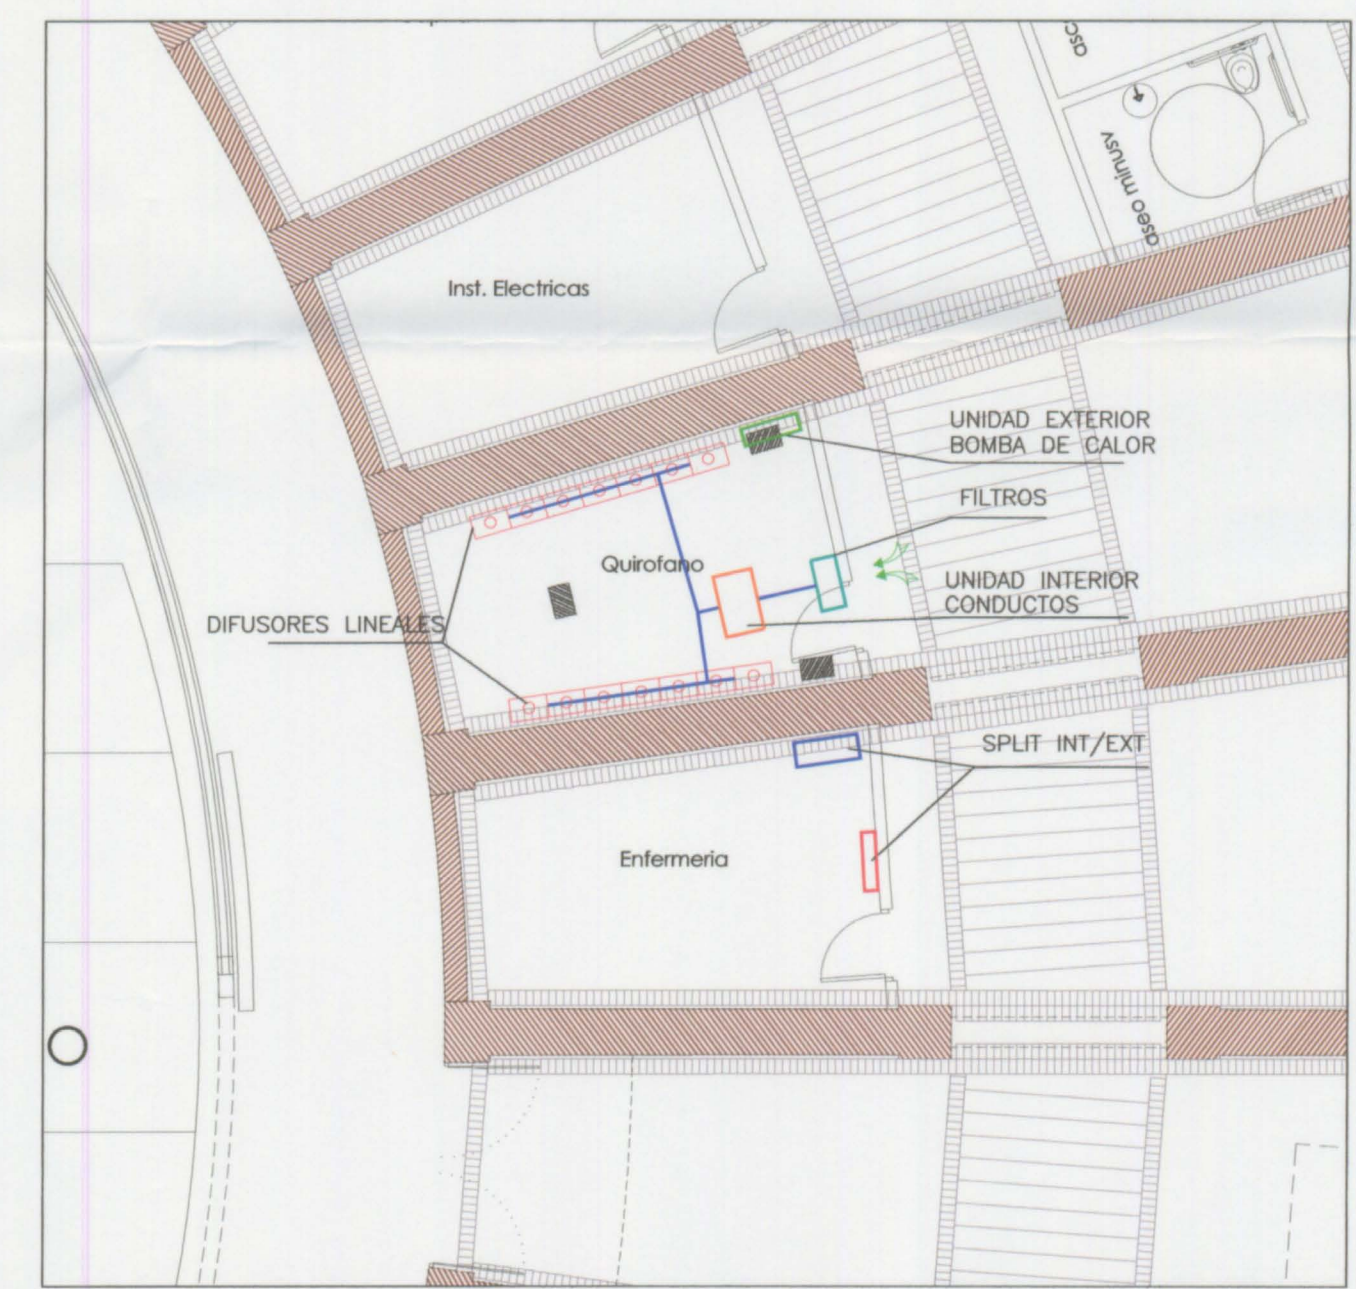

ESCALA 1:100

LEYENDA CLIMATIZACIÓN	
	CONDUCTO DE IMPULSIÓN FIBRA DE VIDRIO CLIMAYER PLUS DE ISOVER, O EQUIVALENTE
	DIFUSOR LINEAL DE BAJA VELOCIDAD KOOLAIR KFD, O EQUIVALENTE
	REJILLA RETICULAR DE EXTRACCIÓN KOOLAIR MODELO 22-5, O EQUIVALENTE
	UNIDAD EXTERIOR BOMBA CALOR MODELO DBO-32 BG DE ROCA YORK, O EQUIVALENTE
	UNIDAD INTERIOR MURAL MODELO DBMI-32 BG DE ROCA YORK, O EQUIVALENTE
	UNIDAD EXTERIOR BOMBA CALOR MODELO DBO-35-AG DE ROCA YORK, O EQUIVALENTE
	UNIDAD INTERIOR CONDUCTOS MODELO DBH-35-FB DE ROCA YORK, O EQUIVALENTE
	BATERIA DE FILTRACIÓN DEL AIRE EXTERIOR

Fecha	Revisión	Modificación
	R05-10-03	
	R05-11-30	
	R05-12-23	

C/ Sanyo 60, 102 - 46102 VALÈNCIA - Tel.: 963301180 Fax: 963301512

 Autores del proyecto :
 Dr. Ing. Alberto Domingo Cabo
 Dr. Ing. Carlos Lázaro
 Dr. Ing. Salvador Monleón
 Prof. Ing. Mamoru Kawaguchi
 Coordinador del proyecto :
 Arq. Antonio Vela

EXCM. AJUNTAMENT DE XATIVA
 Título
PROYECTO DE REHABILITACION Y CUBRICIÓN DE LA PLAZA DE TOROS DE XATIVA (VALENCIA)
 Situación
 Xàtiva (VALENCIA)
 Código
 04IC071_Prbe
 Fecha
 DICIEMBRE 2005
 Escala
 VARIAS
 Plano N°
INSTALACIÓN DE CLIMATIZACIÓN CALEFACCIÓN PLANTA BAJA