



ESCALA 1:100

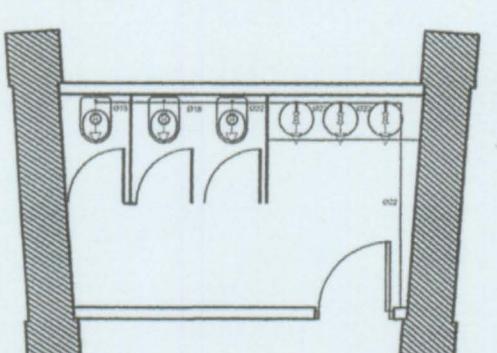

ESCALA 1:100

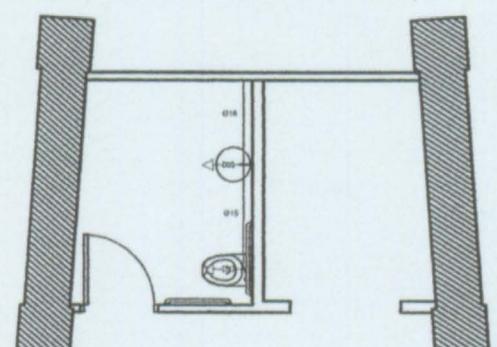


ESCALA 1:100

LEYENDA INSTALACIÓN FONTANERÍA	
→	DERIVACIÓN AGUA FRÍA
→	DERIVACIÓN AGUA CALIENTE
○	MONTANTE AGUA FRÍA
▷	LLAVE DE CORTE
—	RED AGUA FRÍA (Tubería de cobre)
—	RED AGUA FRÍA (Tubería de acero galvanizado)
—	RED AGUA FRÍA (Tubería de polietileno)
—	RED AGUA CALIENTE (Tubería de cobre)
□	ARQUETA CON LLAVE DE CORTE
□	HORNACINA DE CONTADORES
○	TERMO ELÉCTRICO

Fecha Revisión  
R060915

Modificación

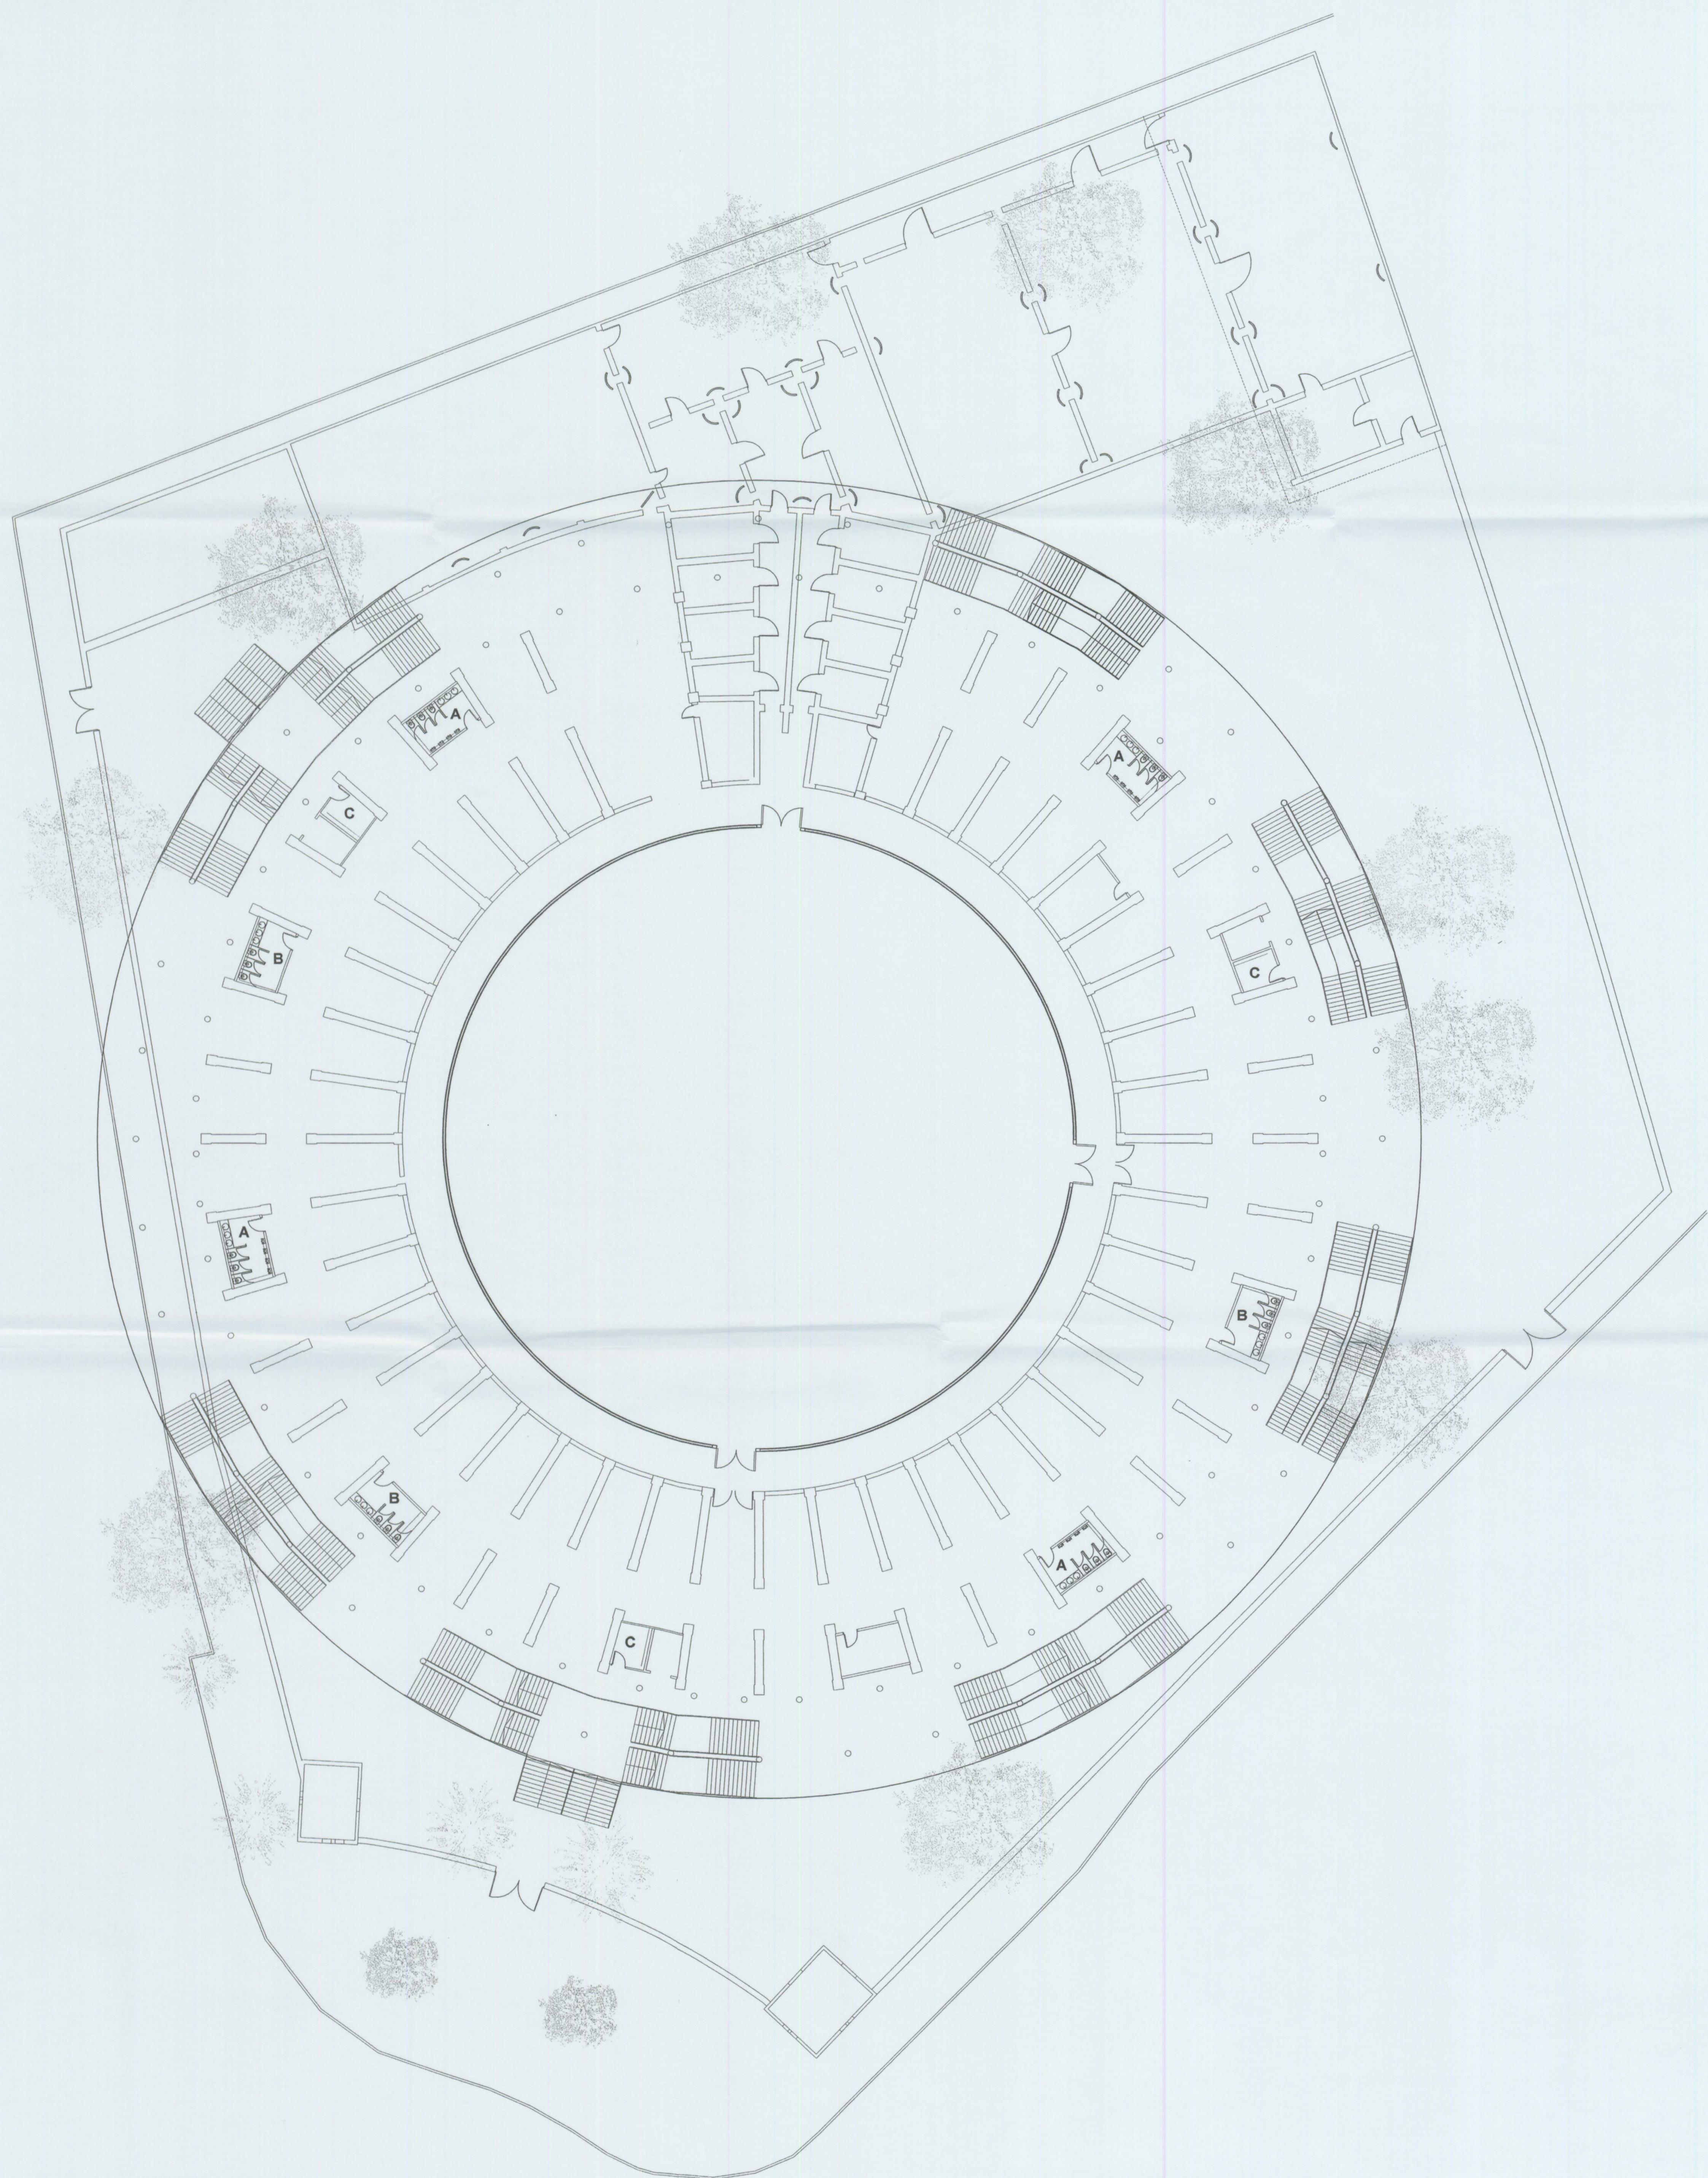

**cmd**  
INGENIEROS  
**Llanera**

Autores del proyecto :  
Dr. Ing. Alberto Domingo Cabo  
Dr. Ing. Alfonso Mazzaro  
Dr. Ing. Salvador Monleón  
Coordinador del proyecto :  
Arq. Antonio Vela

## EXCM. AJUNTAMENT DE XÀTIVA

Título PROYECTO MODIFICADO DEL  
PROYECTO DE REHABILITACIÓN Y  
CUBRICIÓN DE LA PLAZA DE TOROS  
DE XÀTIVA ( VALENCIA )

Situación Xàtiva (VALENCIA) Fecha SEPTIEMBRE 2006 Escala 1:200

Código 04IC071\_PrMo Fecha SEPTIEMBRE 2006 Escala 1:200

Plano N°

INSTALACION FONTANERIA  
PLANTA BAJA